


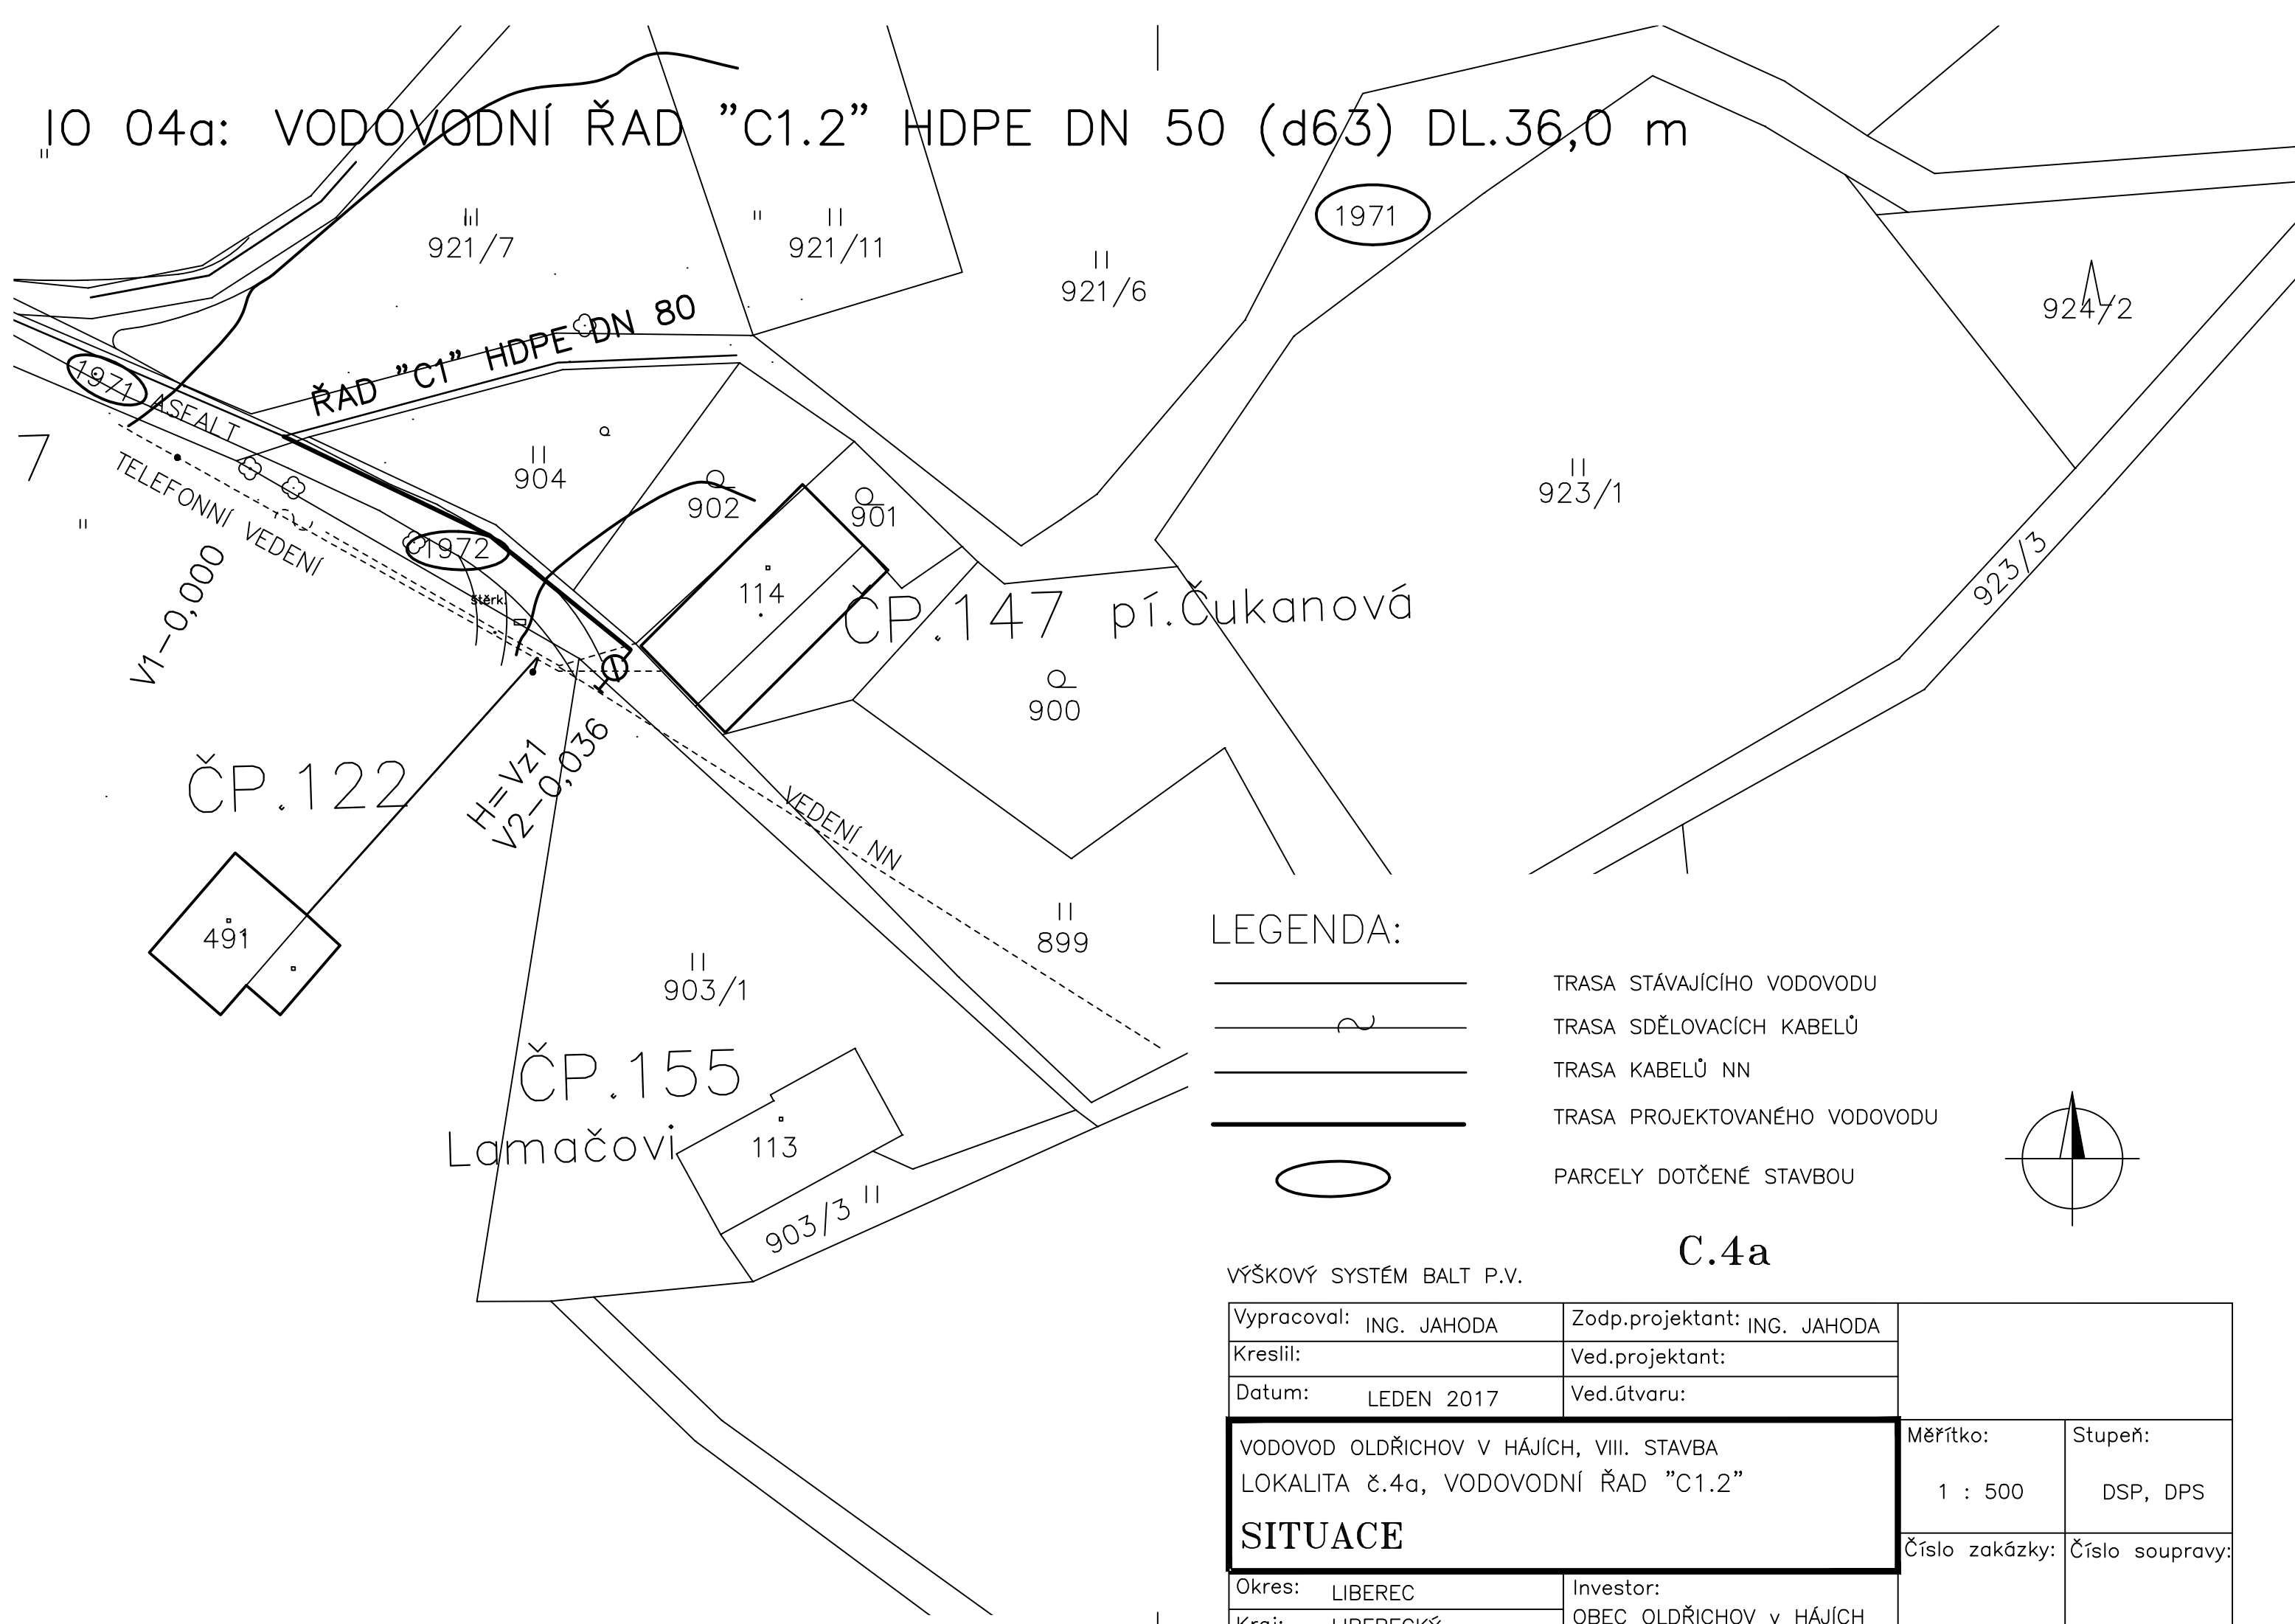


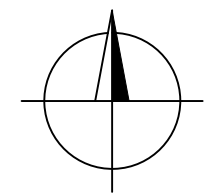


IO 04a: VODOVODNÍ ŘAD "C1.2" HDPE DN 50 (d63) DL.36,0 m



LEGENDA:

-  TRASA STÁVAJÍCÍHO VODOVODU
-  TRASA SDĚLOVACÍCH KABELŮ
-  TRASA KABELŮ NN
-  TRASA PROJEKTOVANÉHO VODOVODU
-  PARCELY DOTČENÉ STAVBOU



C.4a

VÝŠKOVÝ SYSTÉM BALT P.V.

<table border="1"> <tr> <td> <table border="1"> <tr> <td>Vypracoval: ING. JAHODA</td> <td>Zodp.projektant: ING. JAHODA</td> </tr> <tr> <td>Kreslil:</td> <td>Ved.projektant:</td> </tr> <tr> <td>Datum: LEDEN 2017</td> <td>Ved.útvary:</td> </tr> </table> </td> <td rowspan="2"> <table border="1"> <tr> <td>Měřítko: 1 : 500</td> <td>Stupeň: DSP, DPS</td> </tr> <tr> <td>Číslo zakázky:</td> <td>Číslo soupravy:</td> </tr> </table> </td> </tr> <tr> <td colspan="2"> <table border="1"> <tr> <td colspan="2"> VODOVOD OLDŘICHOV V HÁJÍCH, VIII. STAVBA LOKALITA č.4a, VODOVODNÍ ŘAD "C1.2" </td> </tr> <tr> <td colspan="2"> SITUACE </td> </tr> </table> </td> </tr> <tr> <td> <table border="1"> <tr> <td>Okres: LIBEREC</td> <td>Investor:</td> </tr> <tr> <td>Kraj: LIBERECKÝ</td> <td>OBEC OLDŘICHOV v HÁJÍCH</td> </tr> </table> </td> <td></td> </tr> </table>	<table border="1"> <tr> <td>Vypracoval: ING. JAHODA</td> <td>Zodp.projektant: ING. JAHODA</td> </tr> <tr> <td>Kreslil:</td> <td>Ved.projektant:</td> </tr> <tr> <td>Datum: LEDEN 2017</td> <td>Ved.útvary:</td> </tr> </table>	Vypracoval: ING. JAHODA	Zodp.projektant: ING. JAHODA	Kreslil:	Ved.projektant:	Datum: LEDEN 2017	Ved.útvary:	<table border="1"> <tr> <td>Měřítko: 1 : 500</td> <td>Stupeň: DSP, DPS</td> </tr> <tr> <td>Číslo zakázky:</td> <td>Číslo soupravy:</td> </tr> </table>	Měřítko: 1 : 500	Stupeň: DSP, DPS	Číslo zakázky:	Číslo soupravy:	<table border="1"> <tr> <td colspan="2"> VODOVOD OLDŘICHOV V HÁJÍCH, VIII. STAVBA LOKALITA č.4a, VODOVODNÍ ŘAD "C1.2" </td> </tr> <tr> <td colspan="2"> SITUACE </td> </tr> </table>		VODOVOD OLDŘICHOV V HÁJÍCH, VIII. STAVBA LOKALITA č.4a, VODOVODNÍ ŘAD "C1.2"		SITUACE		<table border="1"> <tr> <td>Okres: LIBEREC</td> <td>Investor:</td> </tr> <tr> <td>Kraj: LIBERECKÝ</td> <td>OBEC OLDŘICHOV v HÁJÍCH</td> </tr> </table>	Okres: LIBEREC	Investor:	Kraj: LIBERECKÝ	OBEC OLDŘICHOV v HÁJÍCH	
<table border="1"> <tr> <td>Vypracoval: ING. JAHODA</td> <td>Zodp.projektant: ING. JAHODA</td> </tr> <tr> <td>Kreslil:</td> <td>Ved.projektant:</td> </tr> <tr> <td>Datum: LEDEN 2017</td> <td>Ved.útvary:</td> </tr> </table>	Vypracoval: ING. JAHODA	Zodp.projektant: ING. JAHODA	Kreslil:	Ved.projektant:	Datum: LEDEN 2017	Ved.útvary:	<table border="1"> <tr> <td>Měřítko: 1 : 500</td> <td>Stupeň: DSP, DPS</td> </tr> <tr> <td>Číslo zakázky:</td> <td>Číslo soupravy:</td> </tr> </table>		Měřítko: 1 : 500	Stupeň: DSP, DPS	Číslo zakázky:	Číslo soupravy:												
Vypracoval: ING. JAHODA	Zodp.projektant: ING. JAHODA																							
Kreslil:	Ved.projektant:																							
Datum: LEDEN 2017	Ved.útvary:																							
Měřítko: 1 : 500	Stupeň: DSP, DPS																							
Číslo zakázky:	Číslo soupravy:																							
<table border="1"> <tr> <td colspan="2"> VODOVOD OLDŘICHOV V HÁJÍCH, VIII. STAVBA LOKALITA č.4a, VODOVODNÍ ŘAD "C1.2" </td> </tr> <tr> <td colspan="2"> SITUACE </td> </tr> </table>		VODOVOD OLDŘICHOV V HÁJÍCH, VIII. STAVBA LOKALITA č.4a, VODOVODNÍ ŘAD "C1.2"		SITUACE																				
VODOVOD OLDŘICHOV V HÁJÍCH, VIII. STAVBA LOKALITA č.4a, VODOVODNÍ ŘAD "C1.2"																								
SITUACE																								
<table border="1"> <tr> <td>Okres: LIBEREC</td> <td>Investor:</td> </tr> <tr> <td>Kraj: LIBERECKÝ</td> <td>OBEC OLDŘICHOV v HÁJÍCH</td> </tr> </table>	Okres: LIBEREC	Investor:	Kraj: LIBERECKÝ	OBEC OLDŘICHOV v HÁJÍCH																				
Okres: LIBEREC	Investor:																							
Kraj: LIBERECKÝ	OBEC OLDŘICHOV v HÁJÍCH																							