


IO 04: VODOVODNÍ ŘAD "B4" HDPE DN 50 DL.65,0 M

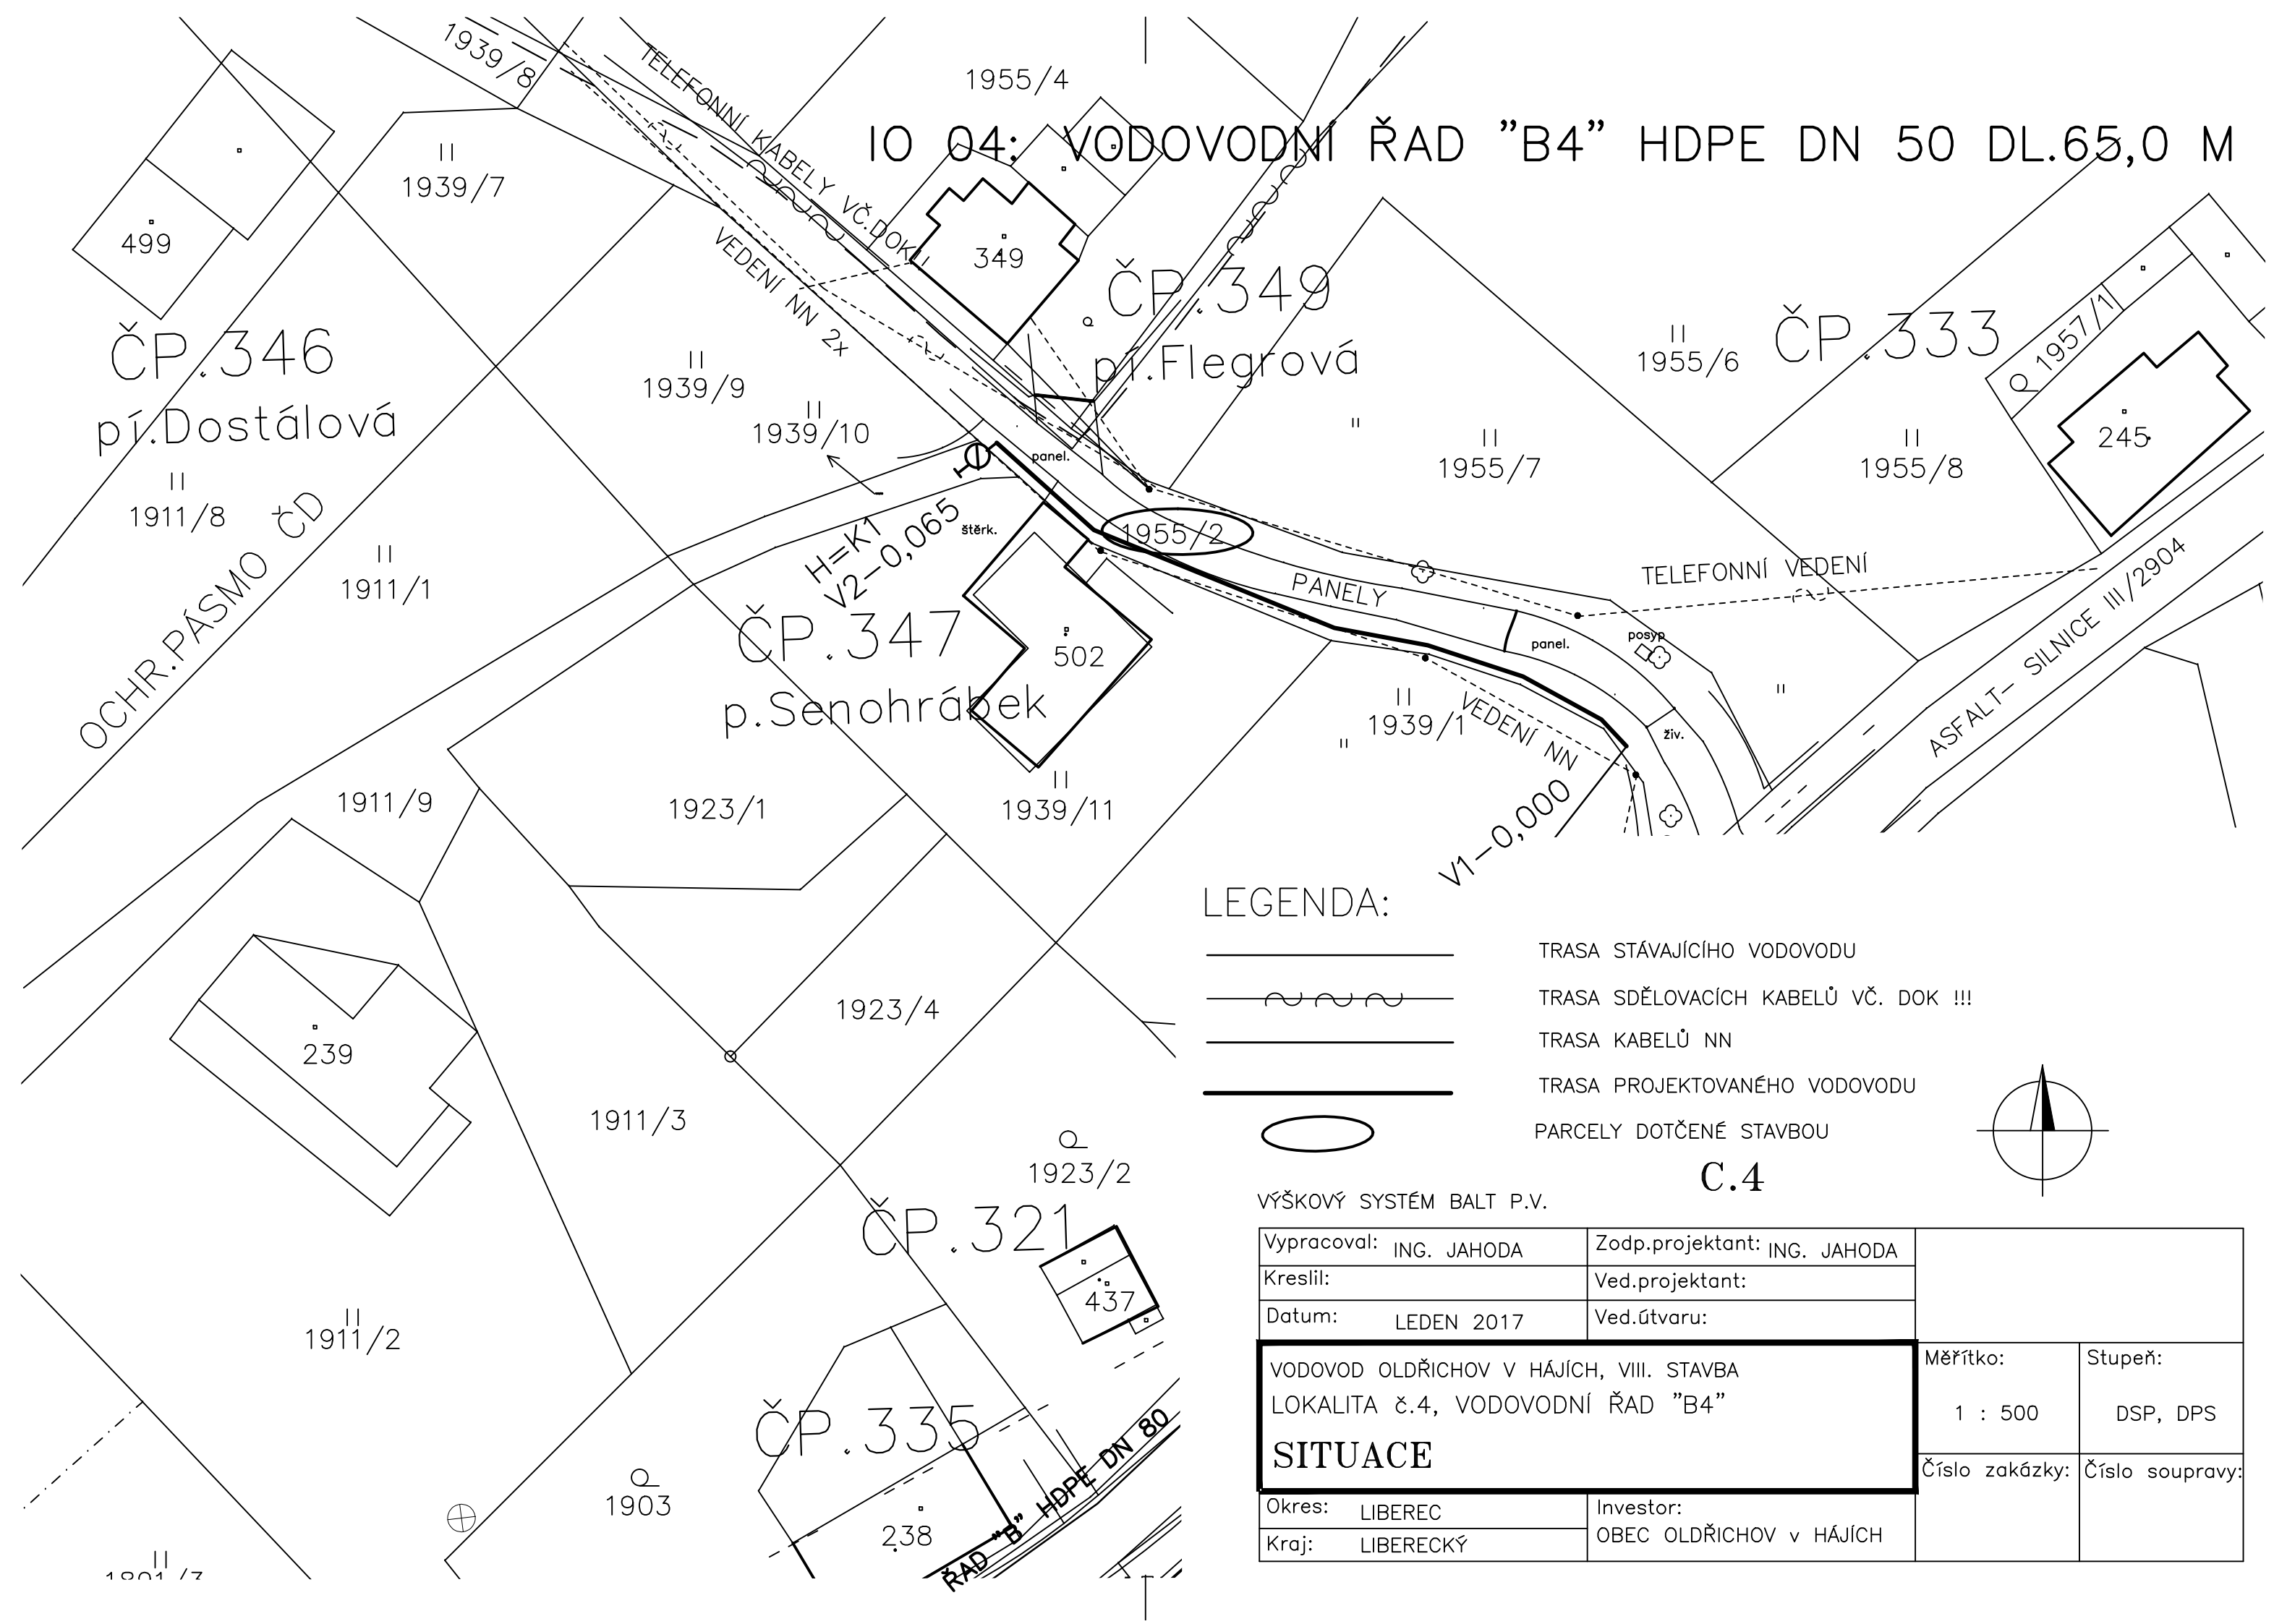

LEGENDA:

-  TRASA STÁVAJÍCÍHO VODOVODU
-  TRASA SDĚLOVACÍCH KABELŮ VČ. DOK !!!
-  TRASA KABELŮ NN
-  TRASA PROJEKTOVANÉHO VODOVODU
-  PARCELY DOTČENÉ STAVBOU

C.4

VÝŠKOVÝ SYSTÉM BALT P.V.

Vypracoval: ING. JAHODA		Zodp.projektant: ING. JAHODA	
Kreslil:		Ved.projektant:	
Datum: LEDEN 2017		Ved.útvary:	
VODOVOD OLDŘICHOV V HÁJÍCH, VIII. STAVBA LOKALITA č.4, VODOVODNÍ ŘAD "B4"			Měřítko: 1 : 500
SITUACE			Stupeň: DSP, DPS
Okres: LIBEREC		Investor: OBEC OLDŘICHOV v HÁJÍCH	
Kraj: LIBERECKÝ		Číslo zakázky:	Číslo soupravy: