





10 07: VODOVODNÝ ŘAD "C3" HDPE DN 50 (d63) DL.126 M  
 10 07.1: VODOVODNÝ ŘAD "C3.1" HDPE DN 50 (d63) DL.58 M

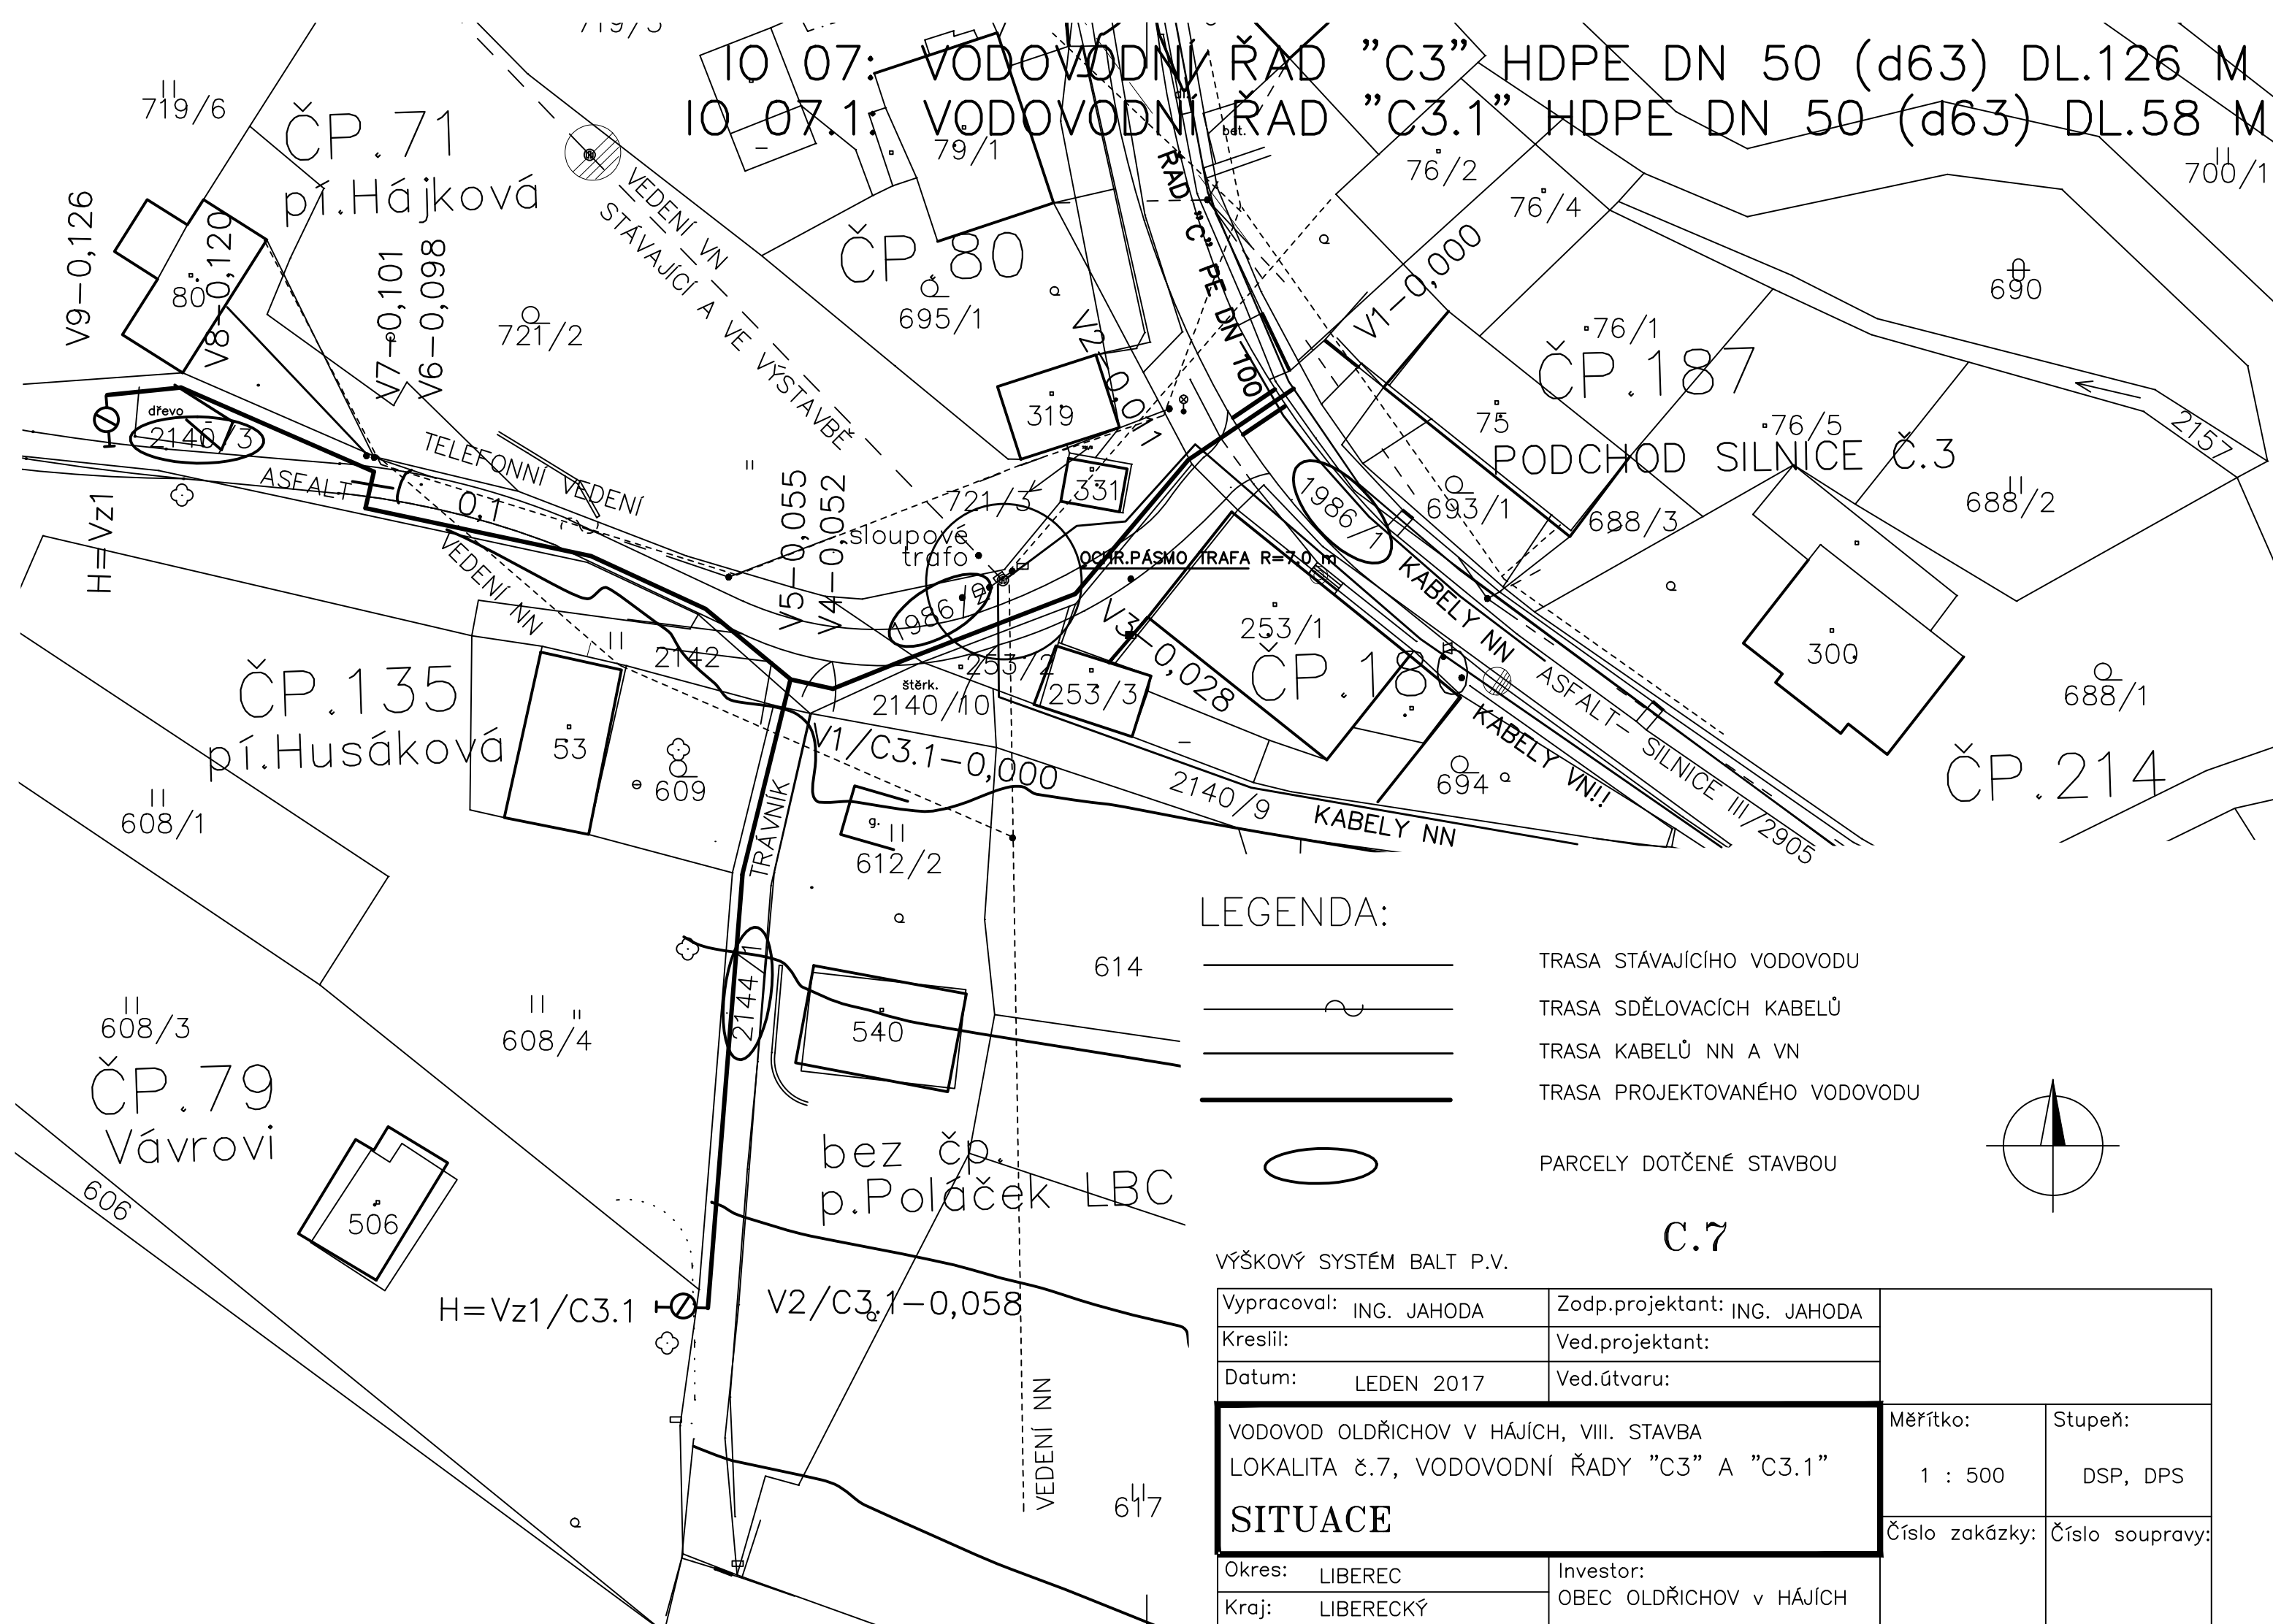

LEGENDA:

-  TRASA STÁVAJÍCÍHO VODOVODU
-  TRASA SDĚLOVACÍCH KABELŮ
-  TRASA KABELŮ NN A VN
-  TRASA PROJEKTOVANÉHO VODOVODU
-  PARCELY DOTČENÉ STAVBOU

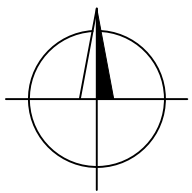

C.7

VÝŠKOVÝ SYSTÉM BALT P.V.

<table border="1"> <tr> <td> <table border="1"> <tr> <td>Vypracoval: ING. JAHODA</td> <td>Zodp.projektant: ING. JAHODA</td> </tr> <tr> <td>Kreslil:</td> <td>Ved.projektant:</td> </tr> <tr> <td>Datum: LEDEN 2017</td> <td>Ved.útvary:</td> </tr> </table> </td> <td rowspan="2"> <table border="1"> <tr> <td>Měřítko: 1 : 500</td> <td>Stupeň: DSP, DPS</td> </tr> <tr> <td>Číslo zakázky:</td> <td>Číslo soupravy:</td> </tr> </table> </td> </tr> <tr> <td colspan="2"> <p>VODOVOD OLDŘICHOV V HÁJÍCH, VIII. STAVBA          LOKALITA č.7, VODOVODNÍ ŘADY "C3" A "C3.1"</p> <p><b>SITUACE</b></p> </td> </tr> <tr> <td> <table border="1"> <tr> <td>Okres: LIBEREC</td> <td>Investor:</td> </tr> <tr> <td>Kraj: LIBERECKÝ</td> <td>OBEC OLDŘICHOV v HÁJÍCH</td> </tr> </table> </td> <td></td> </tr> </table>	<table border="1"> <tr> <td>Vypracoval: ING. JAHODA</td> <td>Zodp.projektant: ING. JAHODA</td> </tr> <tr> <td>Kreslil:</td> <td>Ved.projektant:</td> </tr> <tr> <td>Datum: LEDEN 2017</td> <td>Ved.útvary:</td> </tr> </table>	Vypracoval: ING. JAHODA	Zodp.projektant: ING. JAHODA	Kreslil:	Ved.projektant:	Datum: LEDEN 2017	Ved.útvary:	<table border="1"> <tr> <td>Měřítko: 1 : 500</td> <td>Stupeň: DSP, DPS</td> </tr> <tr> <td>Číslo zakázky:</td> <td>Číslo soupravy:</td> </tr> </table>	Měřítko: 1 : 500	Stupeň: DSP, DPS	Číslo zakázky:	Číslo soupravy:	<p>VODOVOD OLDŘICHOV V HÁJÍCH, VIII. STAVBA          LOKALITA č.7, VODOVODNÍ ŘADY "C3" A "C3.1"</p> <p><b>SITUACE</b></p>		<table border="1"> <tr> <td>Okres: LIBEREC</td> <td>Investor:</td> </tr> <tr> <td>Kraj: LIBERECKÝ</td> <td>OBEC OLDŘICHOV v HÁJÍCH</td> </tr> </table>	Okres: LIBEREC	Investor:	Kraj: LIBERECKÝ	OBEC OLDŘICHOV v HÁJÍCH	
<table border="1"> <tr> <td>Vypracoval: ING. JAHODA</td> <td>Zodp.projektant: ING. JAHODA</td> </tr> <tr> <td>Kreslil:</td> <td>Ved.projektant:</td> </tr> <tr> <td>Datum: LEDEN 2017</td> <td>Ved.útvary:</td> </tr> </table>	Vypracoval: ING. JAHODA	Zodp.projektant: ING. JAHODA	Kreslil:	Ved.projektant:	Datum: LEDEN 2017	Ved.útvary:	<table border="1"> <tr> <td>Měřítko: 1 : 500</td> <td>Stupeň: DSP, DPS</td> </tr> <tr> <td>Číslo zakázky:</td> <td>Číslo soupravy:</td> </tr> </table>		Měřítko: 1 : 500	Stupeň: DSP, DPS	Číslo zakázky:	Číslo soupravy:								
Vypracoval: ING. JAHODA	Zodp.projektant: ING. JAHODA																			
Kreslil:	Ved.projektant:																			
Datum: LEDEN 2017	Ved.útvary:																			
Měřítko: 1 : 500	Stupeň: DSP, DPS																			
Číslo zakázky:	Číslo soupravy:																			
<p>VODOVOD OLDŘICHOV V HÁJÍCH, VIII. STAVBA          LOKALITA č.7, VODOVODNÍ ŘADY "C3" A "C3.1"</p> <p><b>SITUACE</b></p>																				
<table border="1"> <tr> <td>Okres: LIBEREC</td> <td>Investor:</td> </tr> <tr> <td>Kraj: LIBERECKÝ</td> <td>OBEC OLDŘICHOV v HÁJÍCH</td> </tr> </table>	Okres: LIBEREC	Investor:	Kraj: LIBERECKÝ	OBEC OLDŘICHOV v HÁJÍCH																
Okres: LIBEREC	Investor:																			
Kraj: LIBERECKÝ	OBEC OLDŘICHOV v HÁJÍCH																			