


# PŮDORYS:


M 1:20

A'

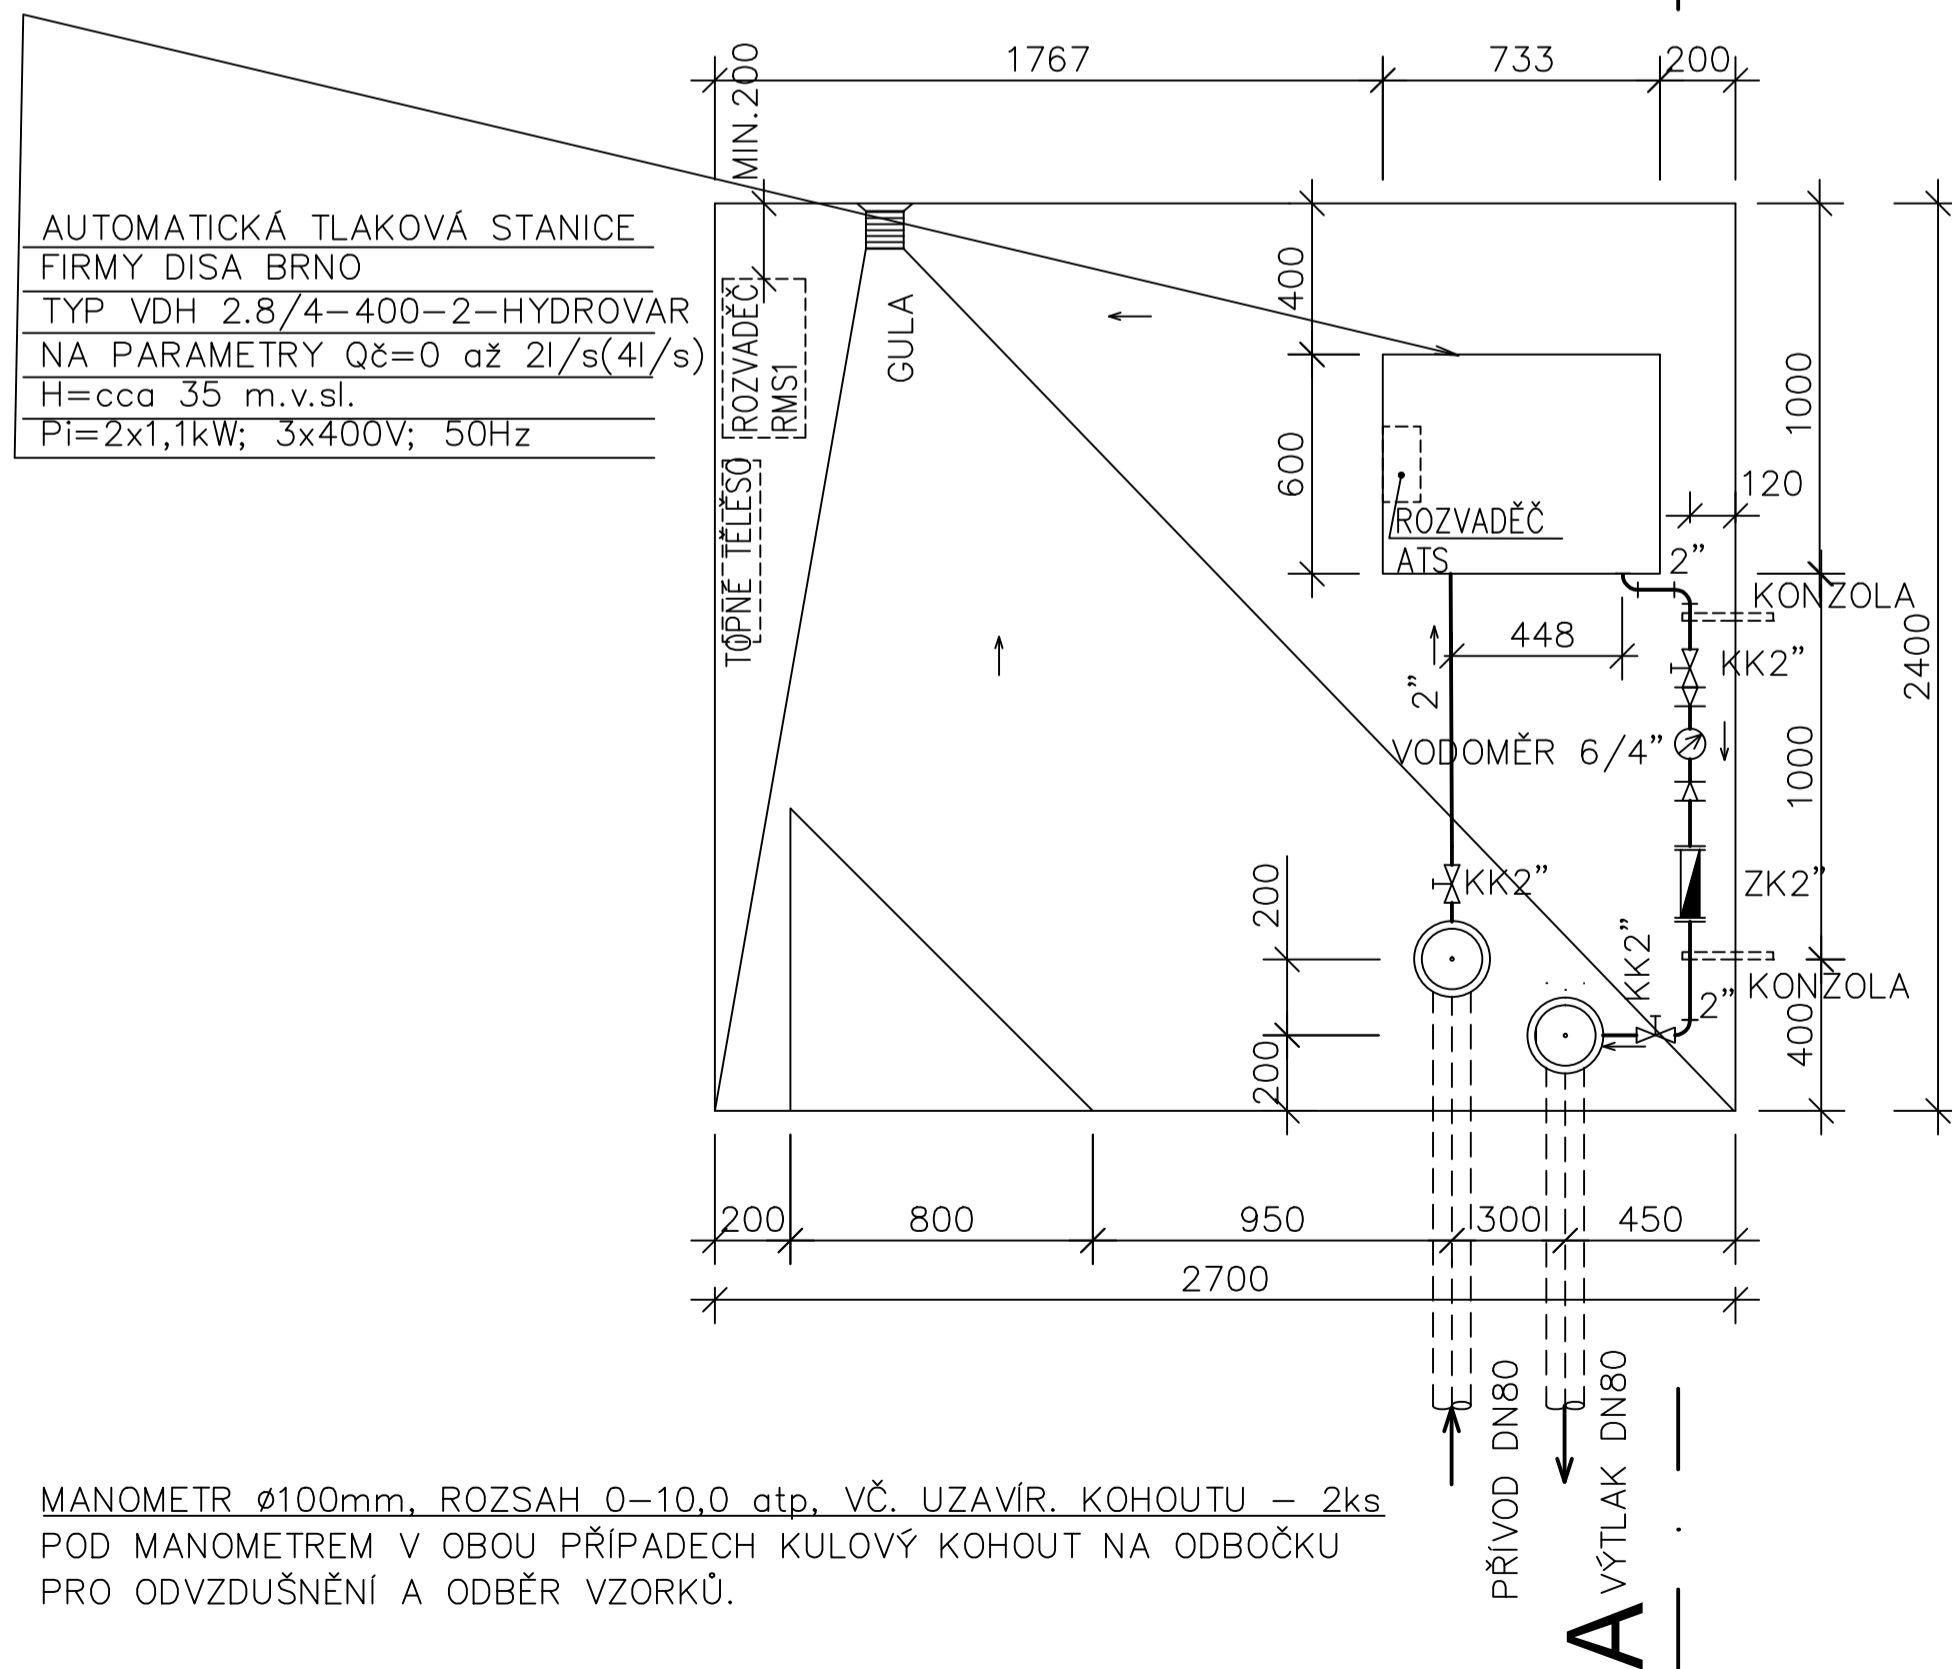

# ŘEZ A-A'

M 1:20

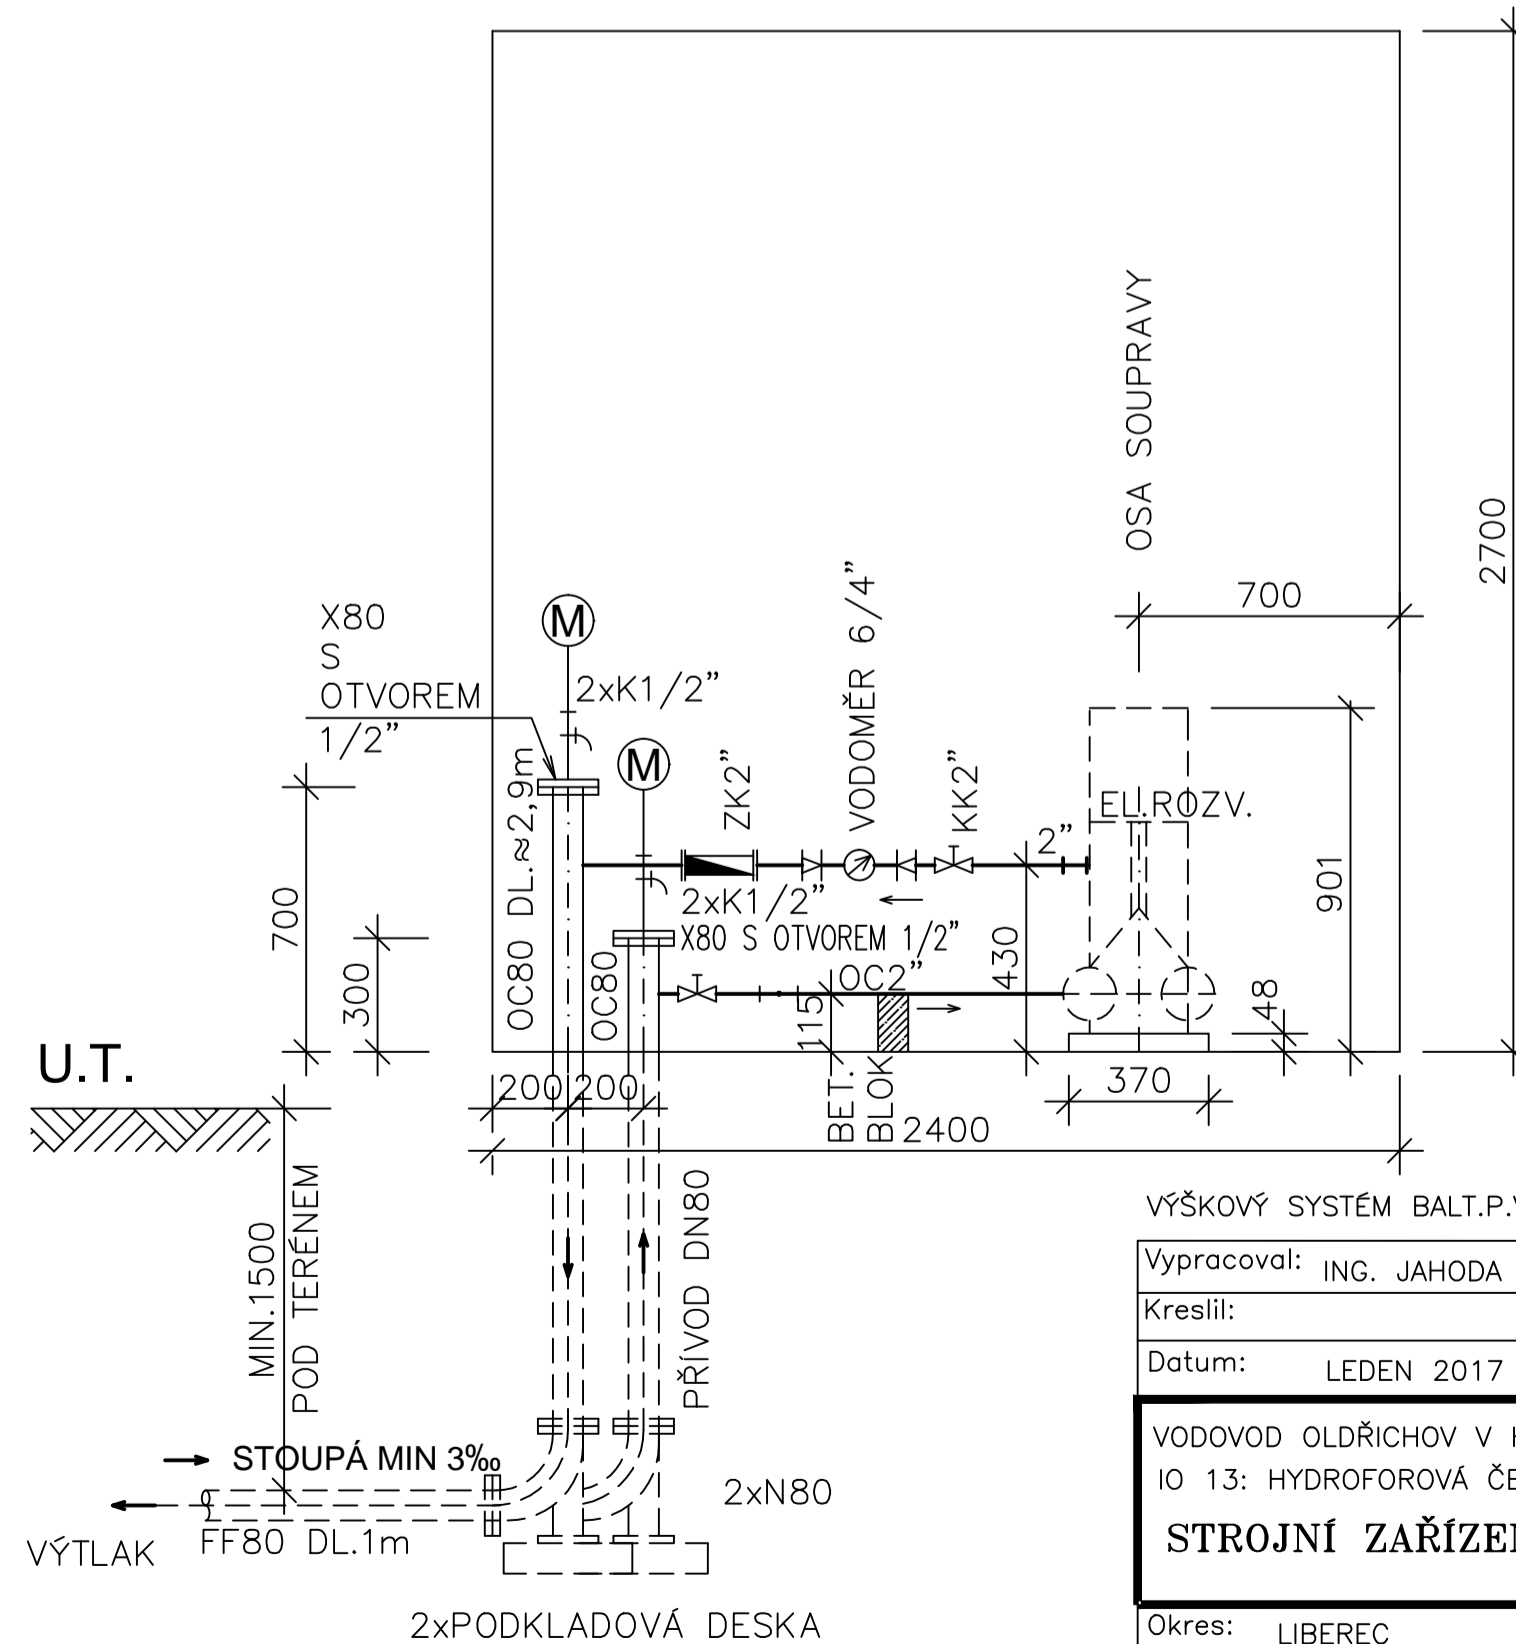

D.13.5

Vypracoval: ING. JAHODA Kreslil: Datum: LEDEN 2017	Zodp.projektant: ING. JAHODA Ved.projektant: Ved.úvaru:	Měřítko: 1:20 Číslo zakázky:	Stupeň: DSP DPS Číslo soupravy:
VODOVOD OLDŘICHOV V HÁJÍCH, VIII.STAVBA IO 13: HYDROFOROVÁ ČERPAČÍ STANICE <b>STROJNÍ ZAŘÍZENÍ</b>			
Okres: LIBEREC Kraj: LIBERECKÝ	Investor: OBEC OLDŘICHOV V HÁJÍCH		

(M) MANOMETR ø100mm, ROZSAH 0-10,0 atp, VČ. UZAVÍR. KOHOUTU - 2ks  
 POD MANOMETREM V OBOU PŘÍPADECH KULOVÝ KOHOUT NA ODBOČKU  
 PRO ODVZDUŠNĚNÍ A ODBĚR VZORKŮ.