




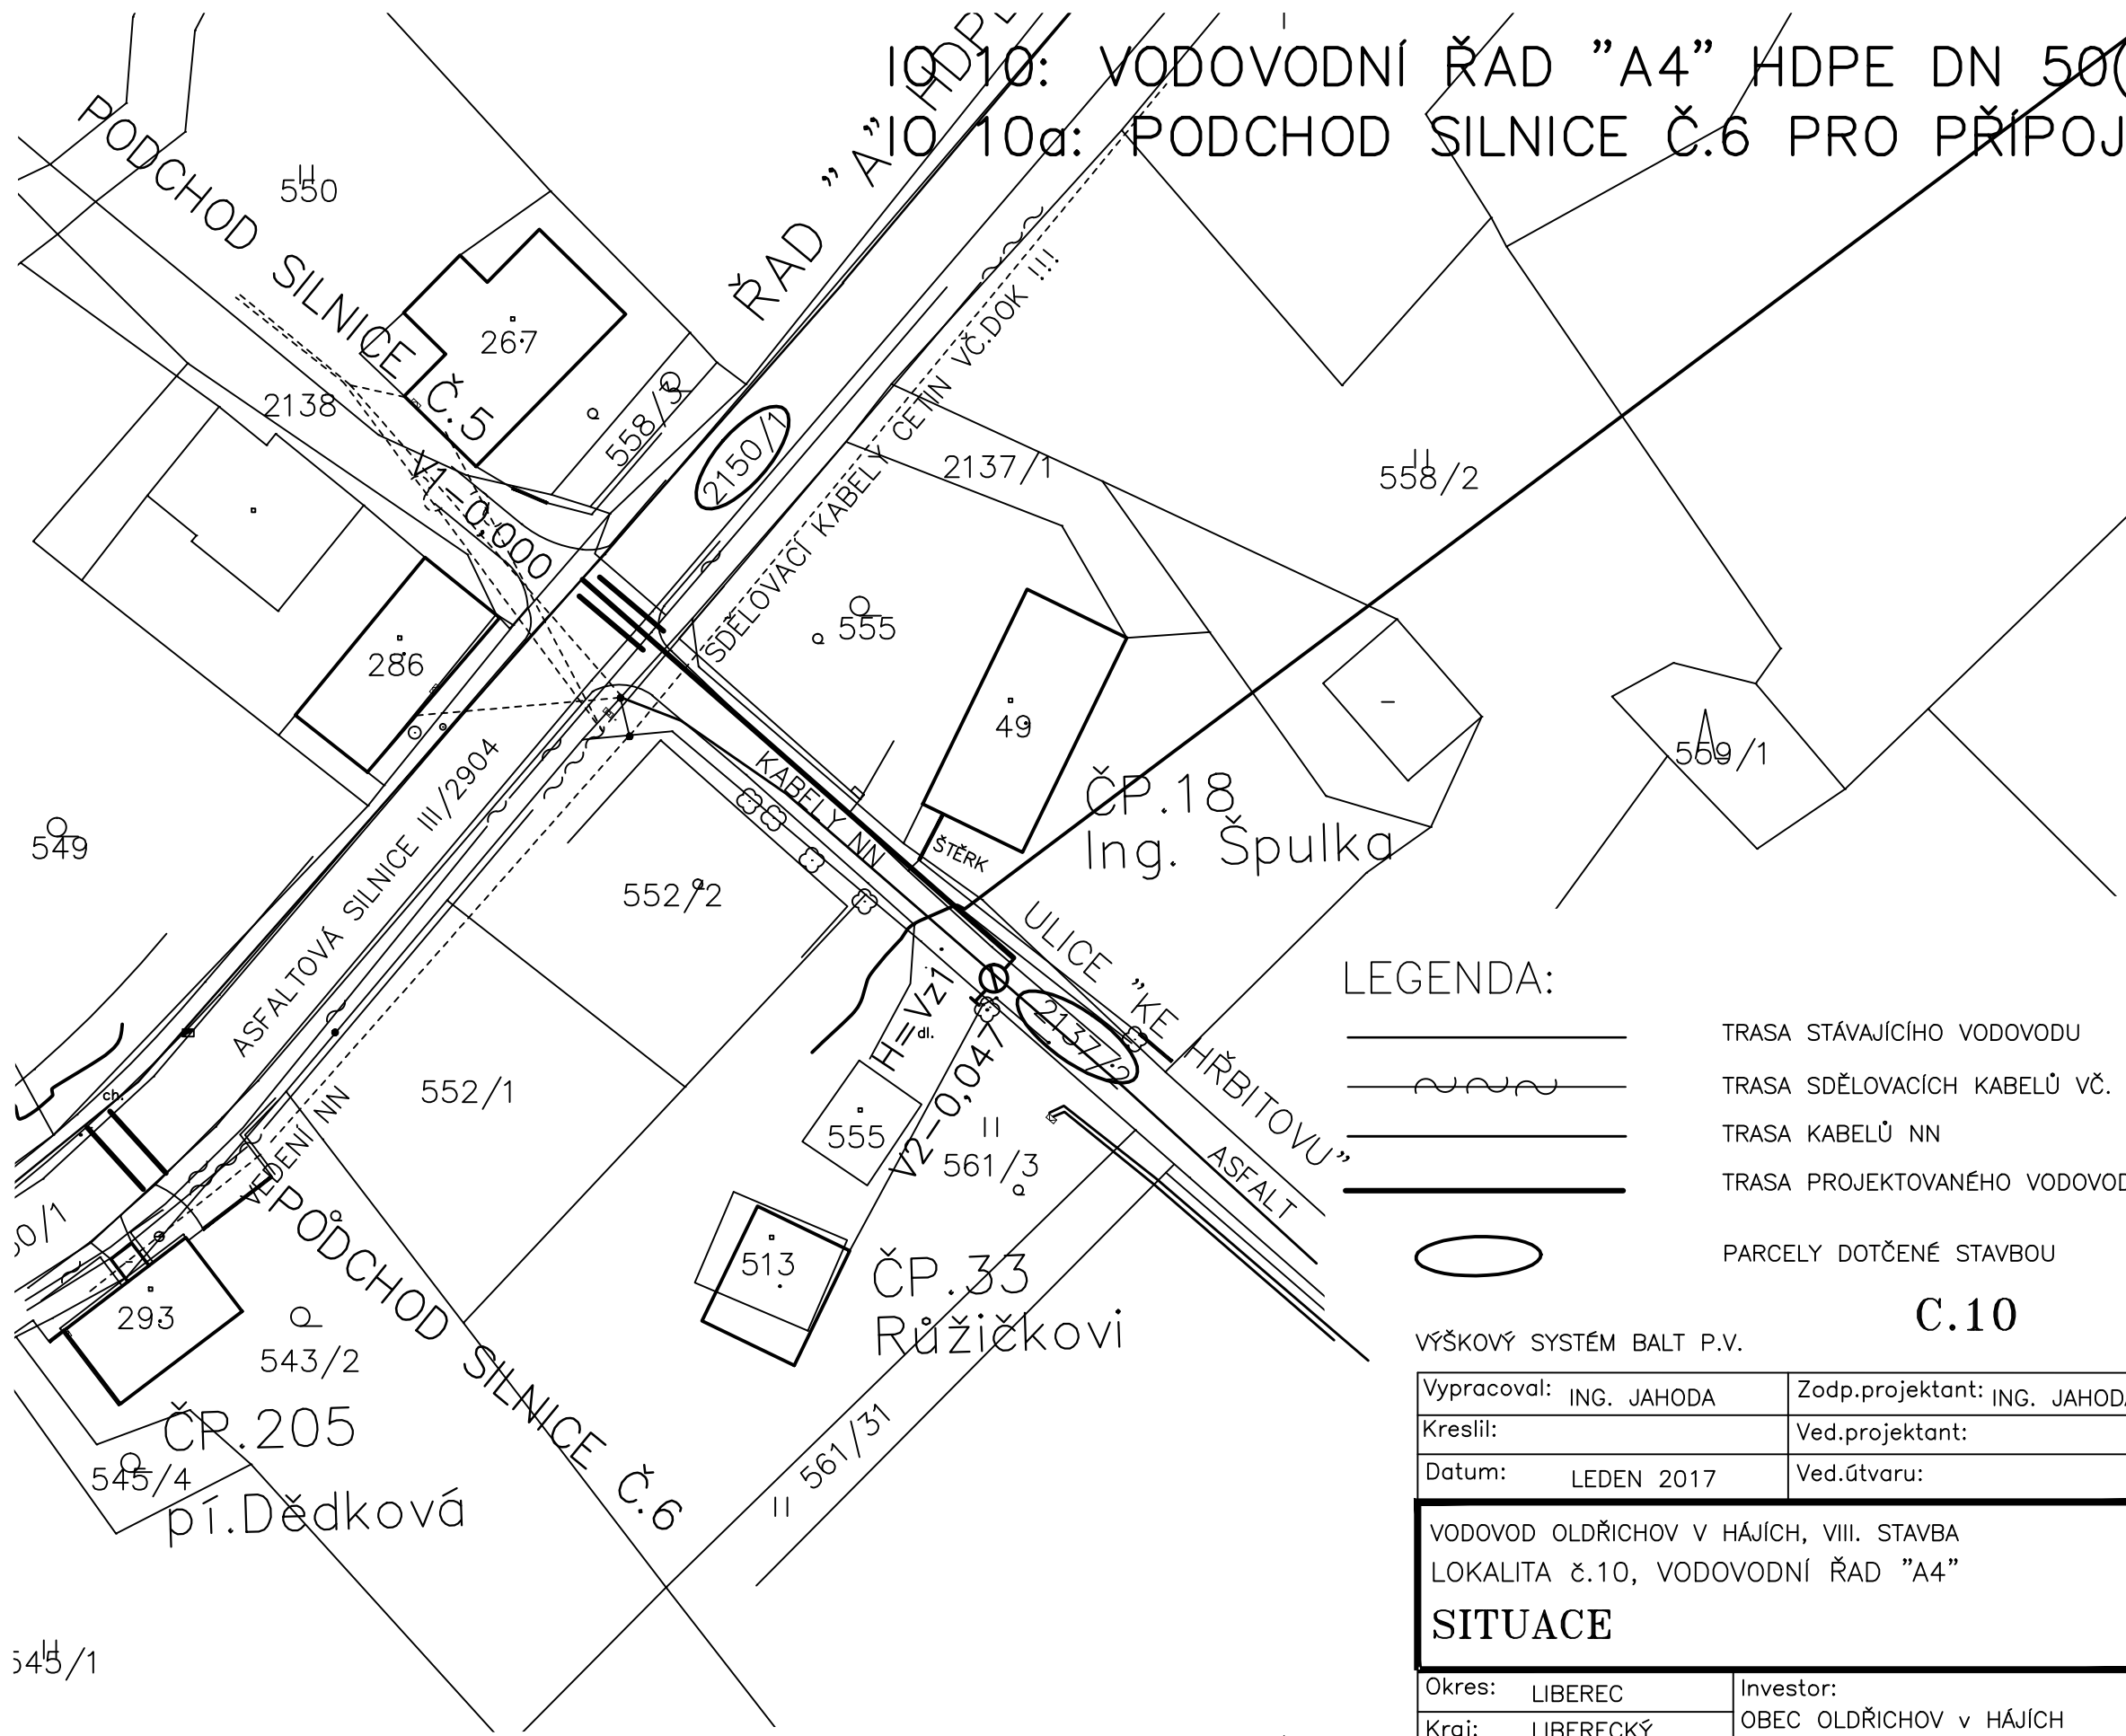


IO.10: VODOVODNÍ ŘAD "A4" HDPE DN 50(d63) DL.47 M  
 IO.10a: PODCHOD SILNICE Č.6 PRO PŘÍPOJKU K ČP.205



LEGENDA:

-  TRASA STÁVAJÍCÍHO VODOVODU
-  TRASA SDĚLOVACÍCH KABELŮ VČ. DOK !!!
-  TRASA KABELŮ NN
-  TRASA PROJEKTOVANÉHO VODOVODU
-  PARCELY DOTČENÉ STAVBOU

**C.10**

VÝŠKOVÝ SYSTÉM BALT P.V.

Vypracoval: ING. JAHODA		Zodp.projektant: ING. JAHODA	
Kreslil:		Ved.projektant:	
Datum: LEDEN 2017		Ved.útvary:	
VODOVOD OLDŘICHOV V HÁJÍCH, VIII. STAVBA LOKALITA č.10, VODOVODNÍ ŘAD "A4"			Měřítko: 1 : 500
<b>SITUACE</b>			Stupeň: DSP, DPS
Okres: LIBEREC		Investor: OBEC OLDŘICHOV v HÁJÍCH	
Kraj: LIBERECKÝ		Číslo zakázky:	Číslo soupravy: